


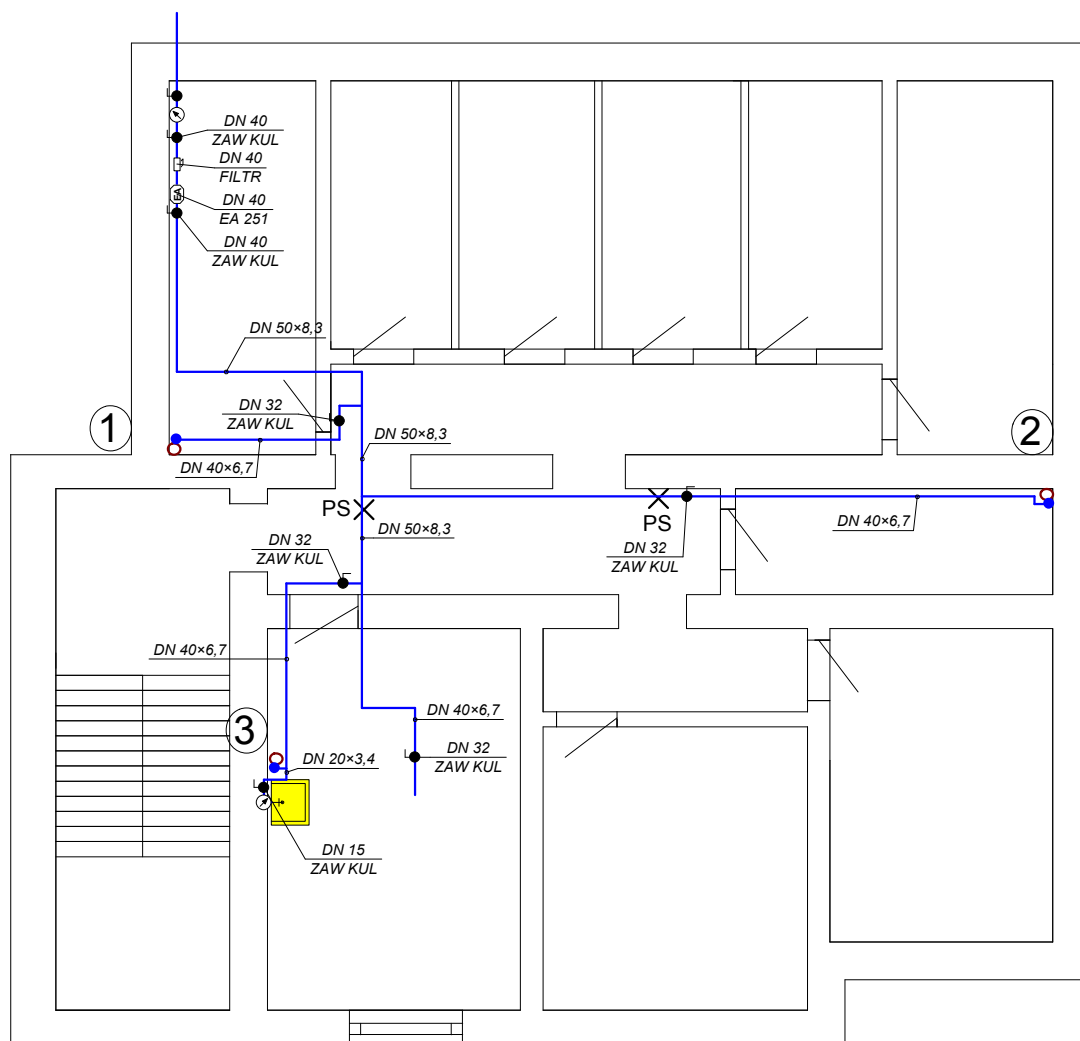

RN PROJEKT Rafał Nowiński ul. Łagowska 1/79, 01-464 Warszawa	
Budynek mieszkalny Warszawa, ul. Pustelnicka 28	NR RYS: 1
P.B-W. wymiany instalacji z.w. i kanalizacji	DATA: 11.2014
Rzut Piwnic	SKALA: 1:100
Projektował: mgr inż. R.Nowiński MAZ/0141/POOS/13	
Sprawdził: inż. S. Trzuszczkowski upr. bud. St-332/83	